



参考図

女子便所
床 150角磁器質タイル仕上げ
巾木 磁器質タイル150角 接着貼
壁 LGS・耐水合板 ⑦ 12下地 化粧ケイ酸カルシウム板 ⑦ 6
天井 ケイ酸カルシウム板 ⑦ 6 EP仕上
備考

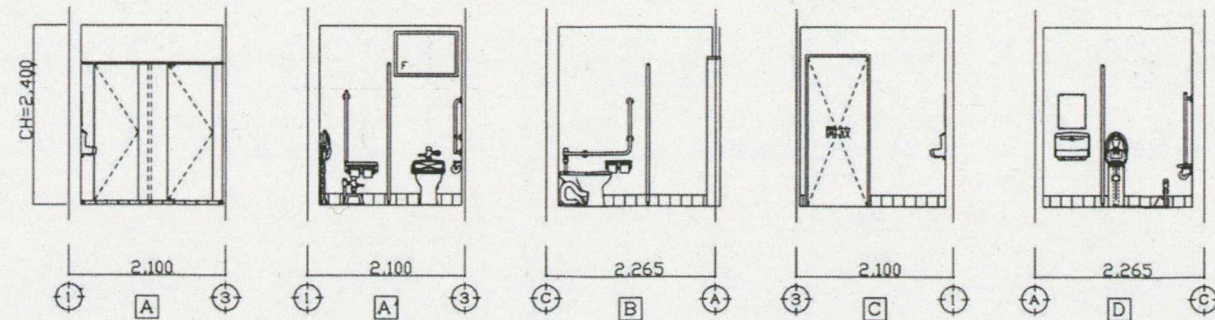


だれでもトイレ
床 150角磁器質タイル仕上げ
巾木 磁器質タイル150角 接着貼
壁 LGS・耐水合板 ⑦ 12下地 化粧ケイ酸カルシウム板 ⑦ 6
天井 ケイ酸カルシウム板 ⑦ 6 EP仕上
備考

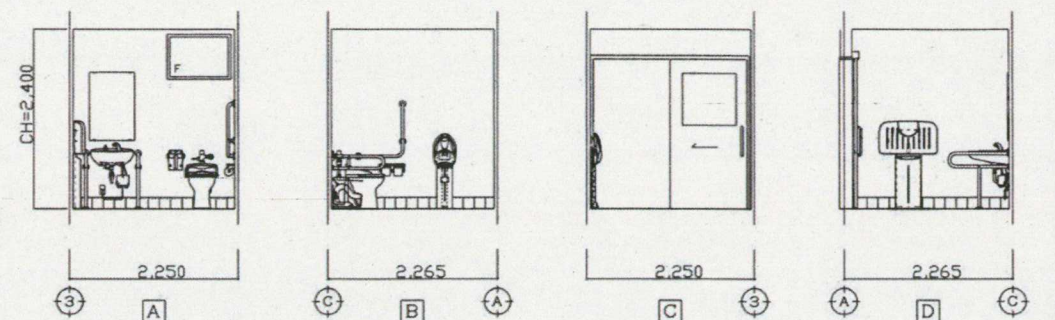


トイレ展開図

参考図

男子便所
床 150角磁器質タイル仕上げ
巾木 磁器質タイル150角 接着貼
壁 LGS・耐水合板 ⑦ 12下地 化粧ケイ酸カルシウム板 ⑦ 6
天井 ケイ酸カルシウム板 ⑦ 6 EP仕上
備考 ライニング

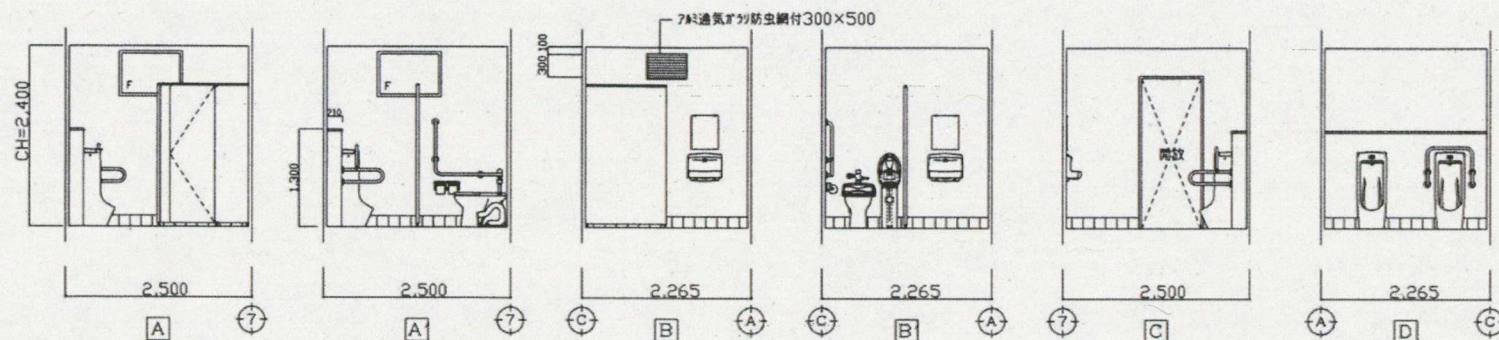




倉庫
床 モルタル金ゴテ仕上げ
巾木 ソフト巾木 H=100
壁 LGS・耐水合板 ⑦ 12下地 化粧ケイ酸カルシウム板 ⑦ 6
天井 ケイ酸カルシウム板 ⑦ 6 EP仕上
備考 ライニング・フック5箇所 断：スリット化粧合板 740W×1650H×260D ⑦ 20

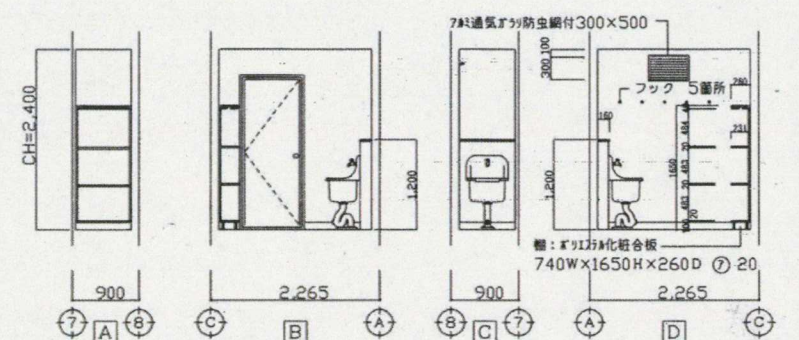

「□に示す建材はアスベスト含有建材（レベル3、見なし含有）である」

トイレ矩計図

参考図

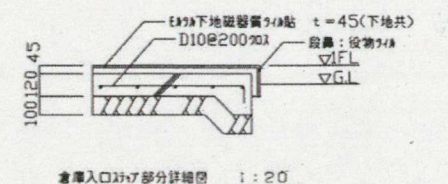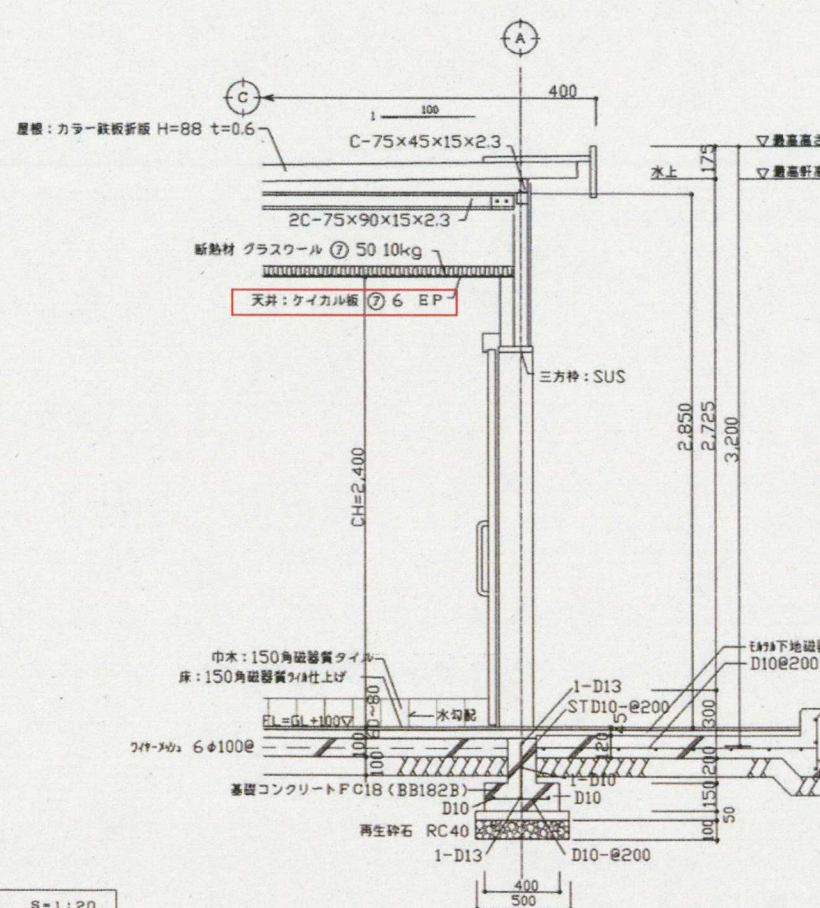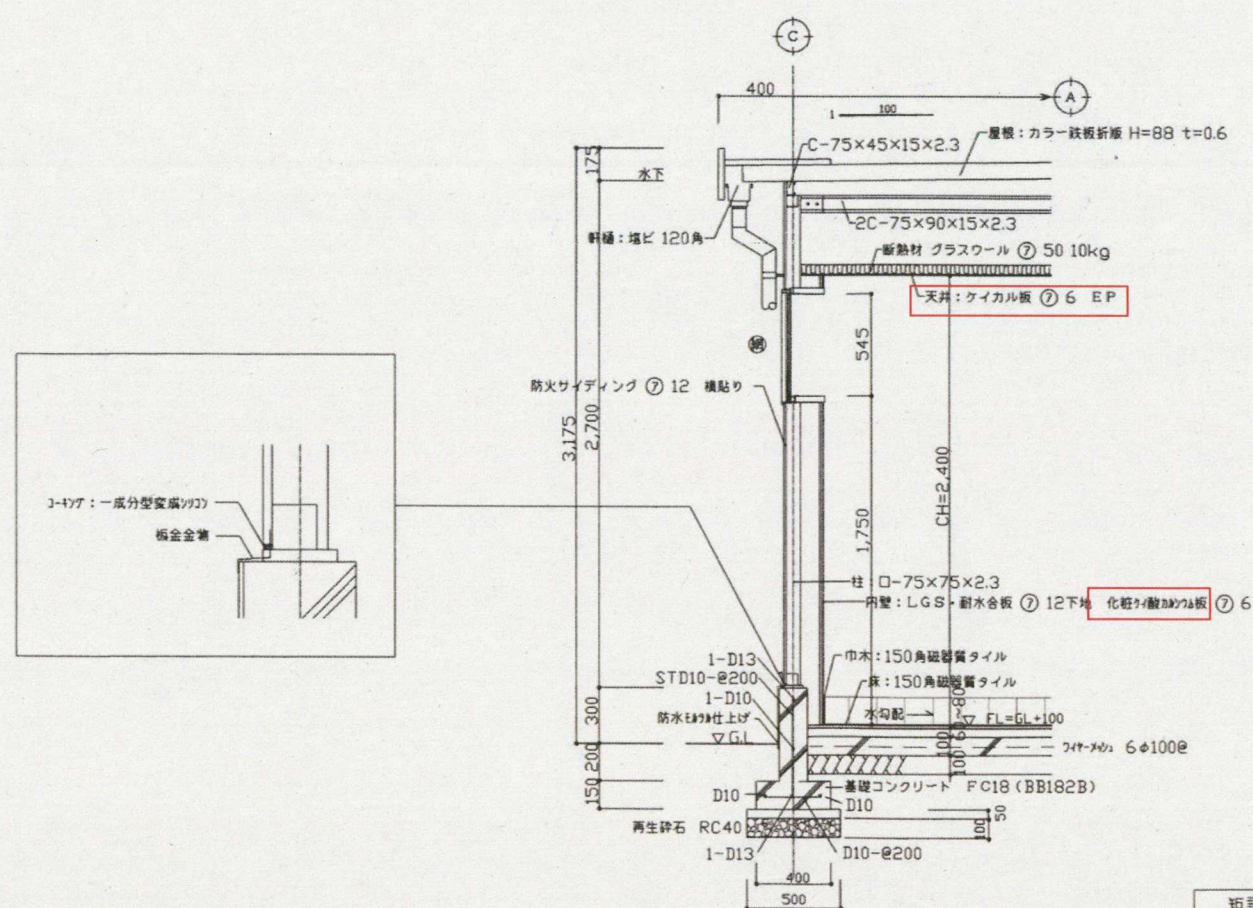


「□に示す建材はアスベスト含有建材（レベル3、見なし含有）である」

「特記なき限り全て撤去とする」

路線(河川)名			
工事件名	(仮称) 調布市防災・スポーツレクリエーション公園計画地整地工事		
工事箇所又は橋名	東京都調布市西町666-1		
図面名称	撤去構造図 (14)		
縮尺	図示	図面番号	
作製年月日	令和8年6月	ZG-30	
合同会社アトリエ尖一級建築士事務所			

トイレ給排水衛生設備図

参考図

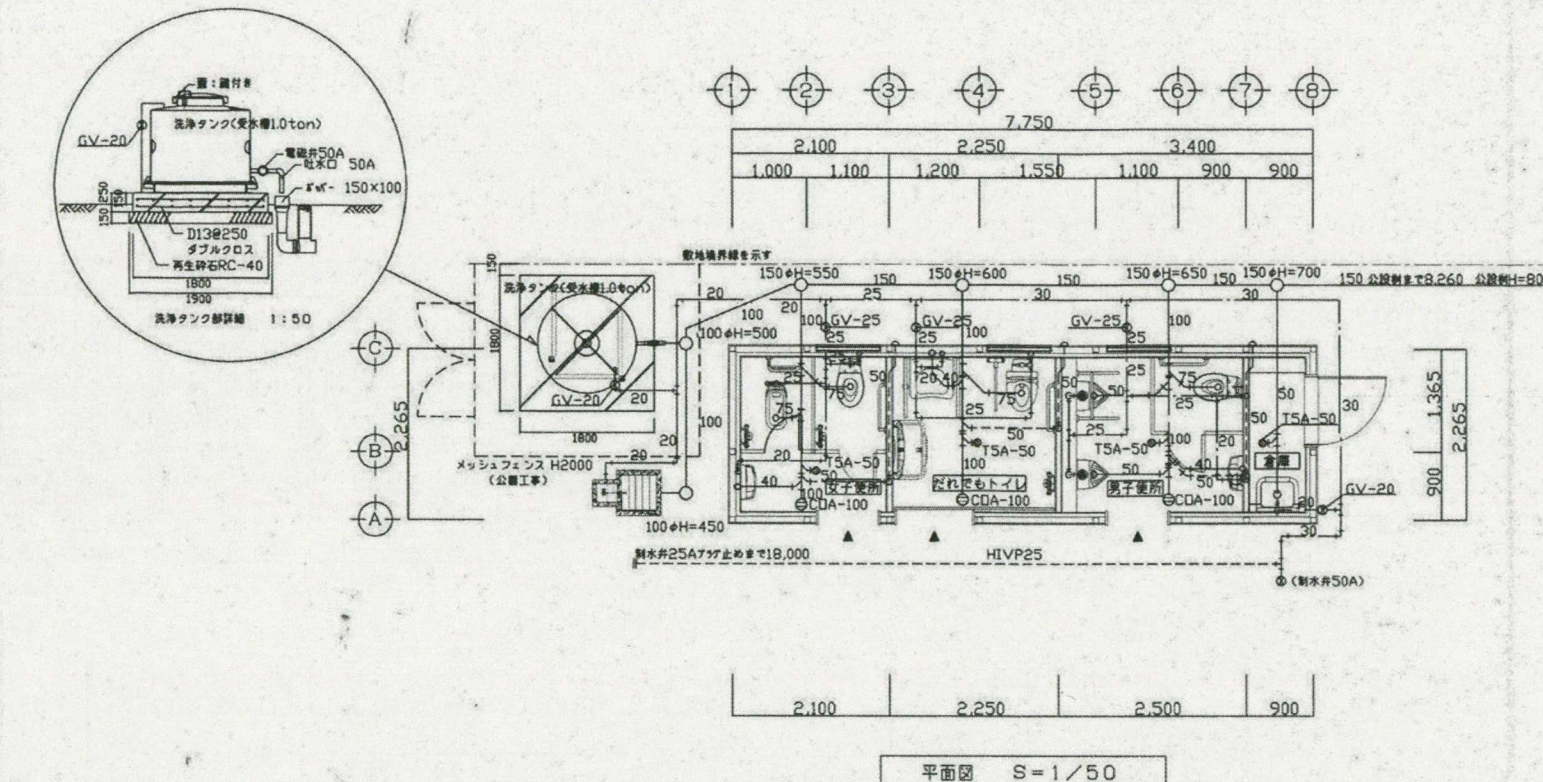

凡 例	名 称	仕 様
—	給 水 管	〈屋内〉内外面硬質塩化ビニール管 (VD) 〈屋外〉耐衝撃性硬質塩化ビニール管 (HVP)
—	排 水 管	〈屋内〉硬質塩化ビニール管 (VP) 〈屋外〉〃
—	通 風 管	〈屋内〉硬質塩化ビニール管 (VP)
—	ゲートバルブ	JIS10K
⊗	排水栓・止水栓	JIS規格品
⊗	排水目	〃
○	インポート・	小口径ビニール製 塩ビ製



注) 埋設給水管は埋設標準テープ、曲がり、分岐部分には埋設表示欄を入れること

衛生器具表			
器 具 名	参考型番	個数	備 考
自動洗浄大便器	CFS800A+TC1R+HD800	1	自動洗浄大便器(兼いす用) 壁付リモコン(HD800)
可 動 手 摺	T110BCL2R	1	普通便座 (TC1R)
し 型 手 摺	T110BML1	3	
バリアフリー手洗器	L103A+TEL80AX	1	自動水栓 AC100Vタイプ
手 洗 器 手 摺	T110BL2	2	
化 粧 鏡	TS119SR20	1	
和風大便器	C755VCU+TV750CR	1	節水形フラッシュバルブ
和風便器用手摺	T112CW2	1	ペーパーホルダー付
洋風大便器	CS210C+TV750LS	2	排出口付便器用器+節水形フラッシュバルブ
	TC1R+TC60		普通便座 (TC1R) + 幼児用便座 (TC60)
2連紙巻機	YH60M	3	
US一体型30・40便器	UFS810CE	2	自動洗浄システム AC100Vタイプ
小便器用手摺	T110BU2	1	
手 洗 器	LSH870AP	2	
化 粧 鏡	TS119ASR3	2	
収納式お安換ベッド	マミーおきこうさんA3-壁付	1	
ベビーチェア	マミーおきこうさん2	3	
換気扇	SK22A	1	
洗 浄 タ ン ク	FRP30L(受水用) (兼器具)	1	1000ℓ付 壁付720Aおよび電磁弁50A 電磁弁付自動用タイマーを配電盤に設置する。


注) 壁内配管は全て隠蔽とする。

トイレ・排水電気設備図

参考図

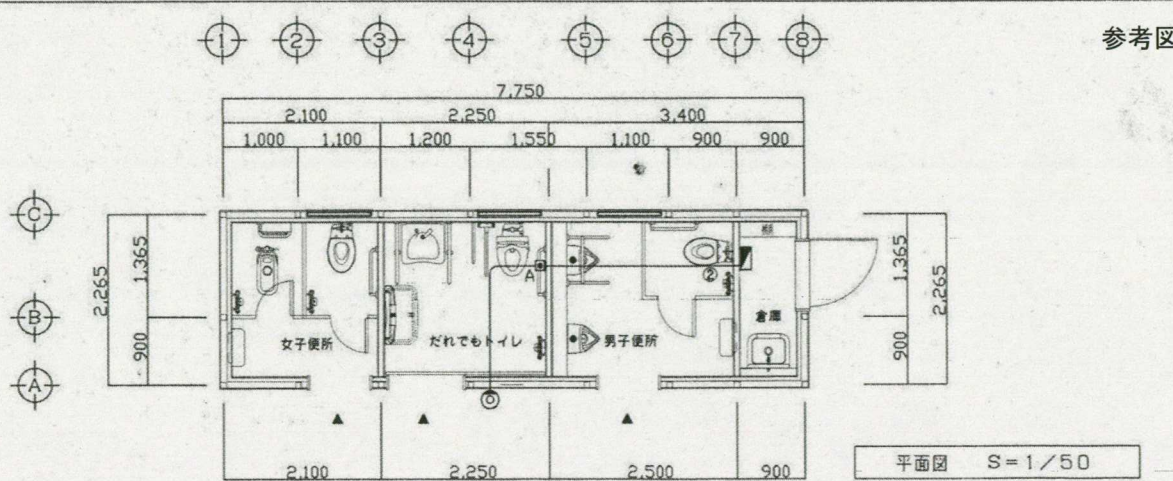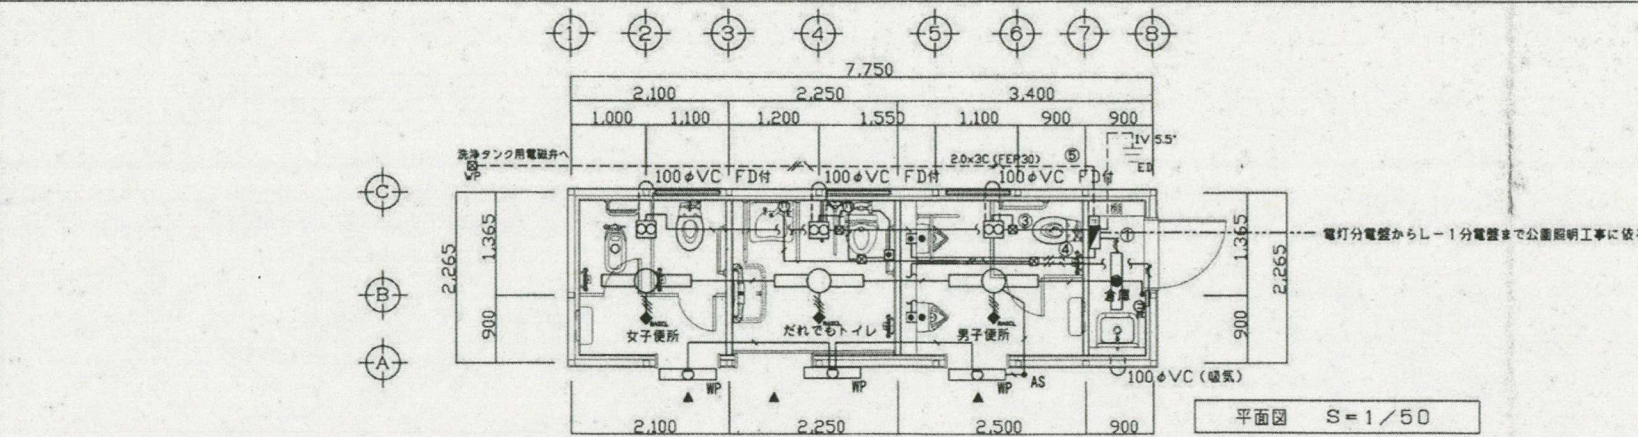

凡 例	仕 様	凡 例	仕 様
■	電灯分電盤	○	FSS9-401×1富士型 (人感センサー付)
—	EM-EEF 1.6×2C	—	FSS9-201×1富士型
—	EM-EEF 1.6×3C 1C7-1	—	FBF-2 MP201×1 ウォールライト
—	EM-EEF 1.6×3C	⊗	アース付 2口コンセント
—	EM-EEF 2.0×3C 1C7-1	⊗	アース付 1口コンセント
—	EM-CE 2.0×3C 1C7-1	⊗	換気扇φ100 (人感センサー-連動回路付)
⊗	便器洗浄リモコン	•	自動点滅器 3A
⊗	小便器洗浄センサー	△	F/D付バッド付φ100
⊗	タイマースイッチ	→	スイッチ
⊗	ジョイントボックス	◆	人感センサースイッチ

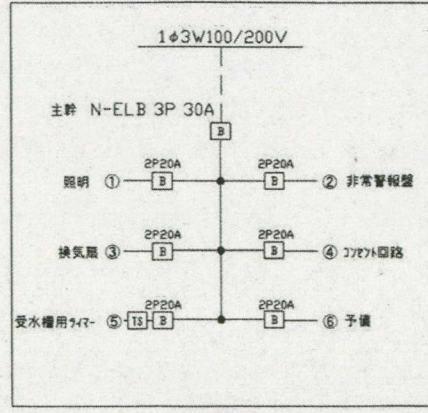

注) HL-30ハンドル付き。
注) アースは14φ×1.5m 2連とする。


凡 例	仕 様
■	電灯分電盤
⊗	押しボタン(ON保持型) (100V)
⊗	パトランプ(100V) プゼー付
—	EM-EEF 1.6×2C

「特記なき限り全て撤去とする」		
路線(河川)名		
工事件名	(仮称) 調布市防災・スポーツレクリエーション公園計画地整地工事	
工事箇所又は橋名	東京都調布市西町666-1	
図面名称	撤去構造図 (15)	
縮尺	図示	図面番号
作製年月日	令和8年6月	ZG-31
合同会社アトリエ尖一級建築士事務所		

④3 洗浄タン撤去

S=1:30 (A1)
S=1:60 (A3)


参考図

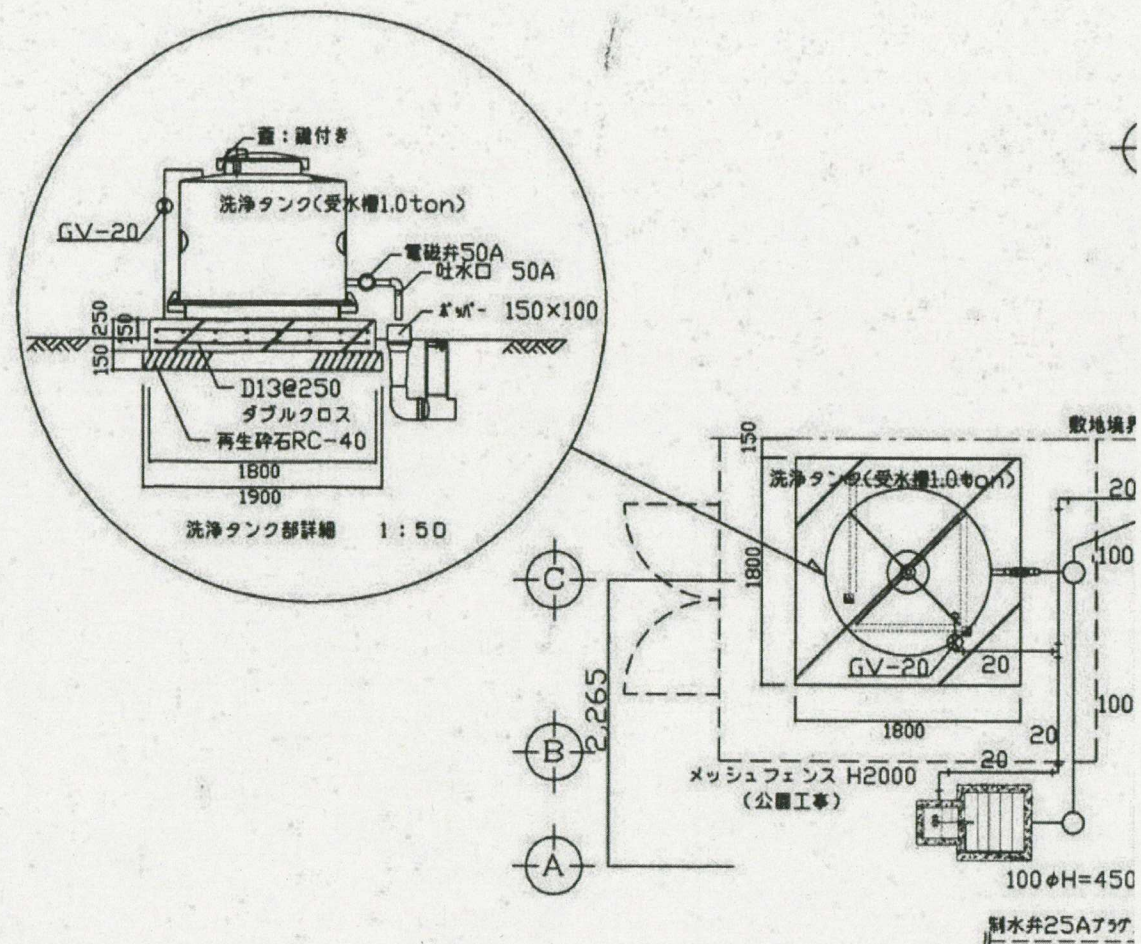

④4 扉W1500撤去

S=1:20 (A1)
S=1:40 (A3)


参考図

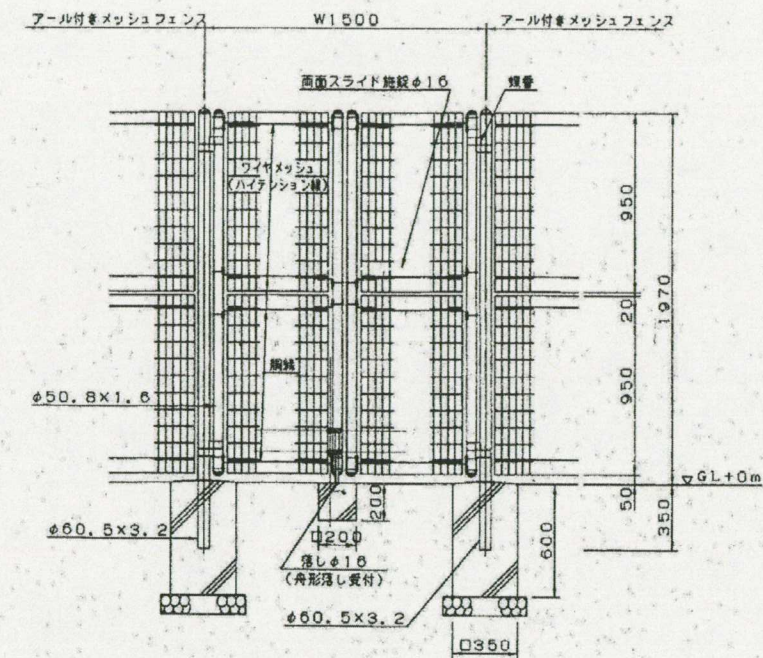

④5 洗浄タンク廻りフェンス撤去

S=1:20 (A1)
S=1:40 (A3)

参考図

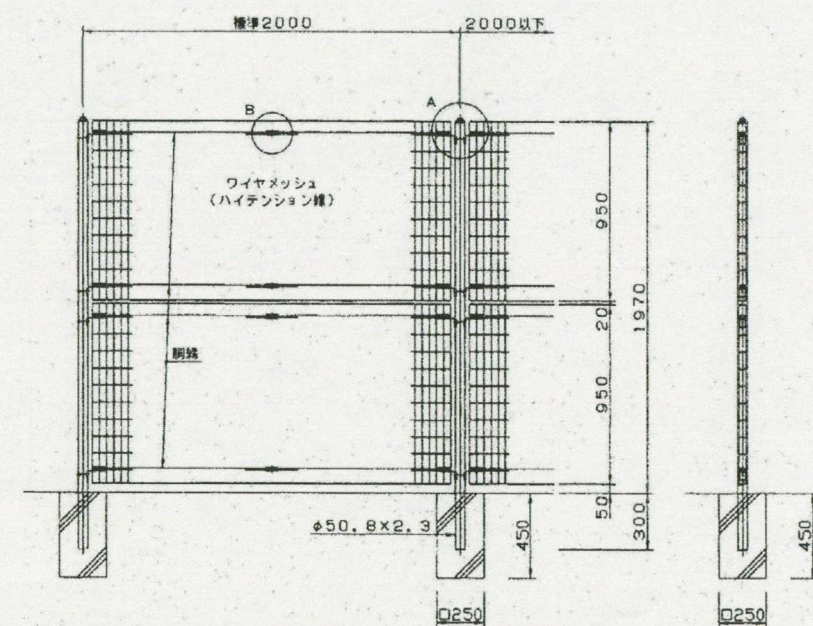

「特記なき限り全て撤去とする」

路線(河川)名			
工事件名	(仮称) 調布市防災・スポーツレクリエーション公園計画地整地工事		
工事箇所又は橋名	東京都調布市西町666-1		
図面名称	撤去構造図 (16)		
縮尺	図示	図面番号	
作製年月日	令和8年6月	ZG-32	
合同会社アトリエ尖一級建築士事務所			

